



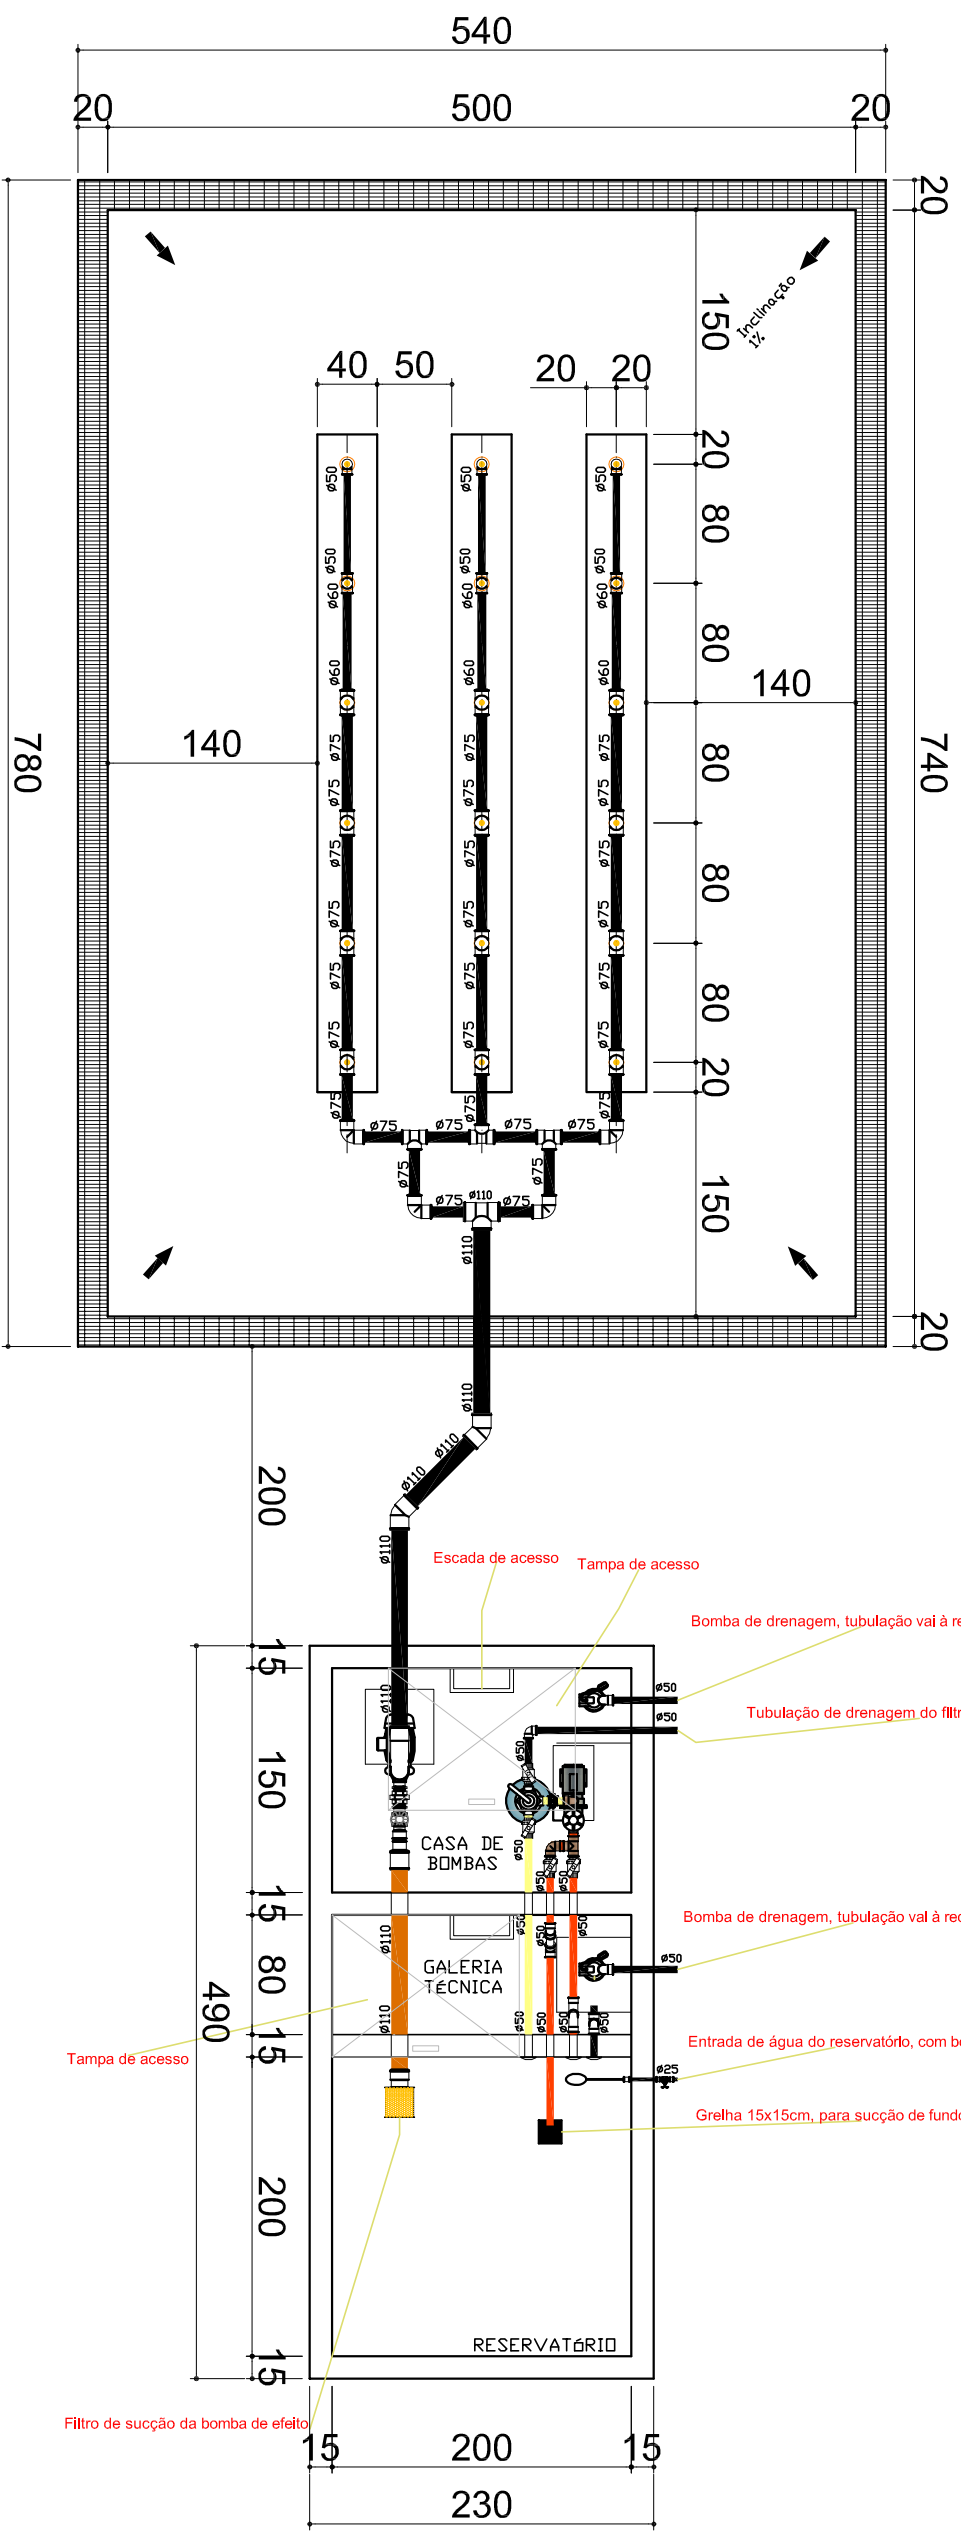

Planta hidráulica
Escala: 1:150

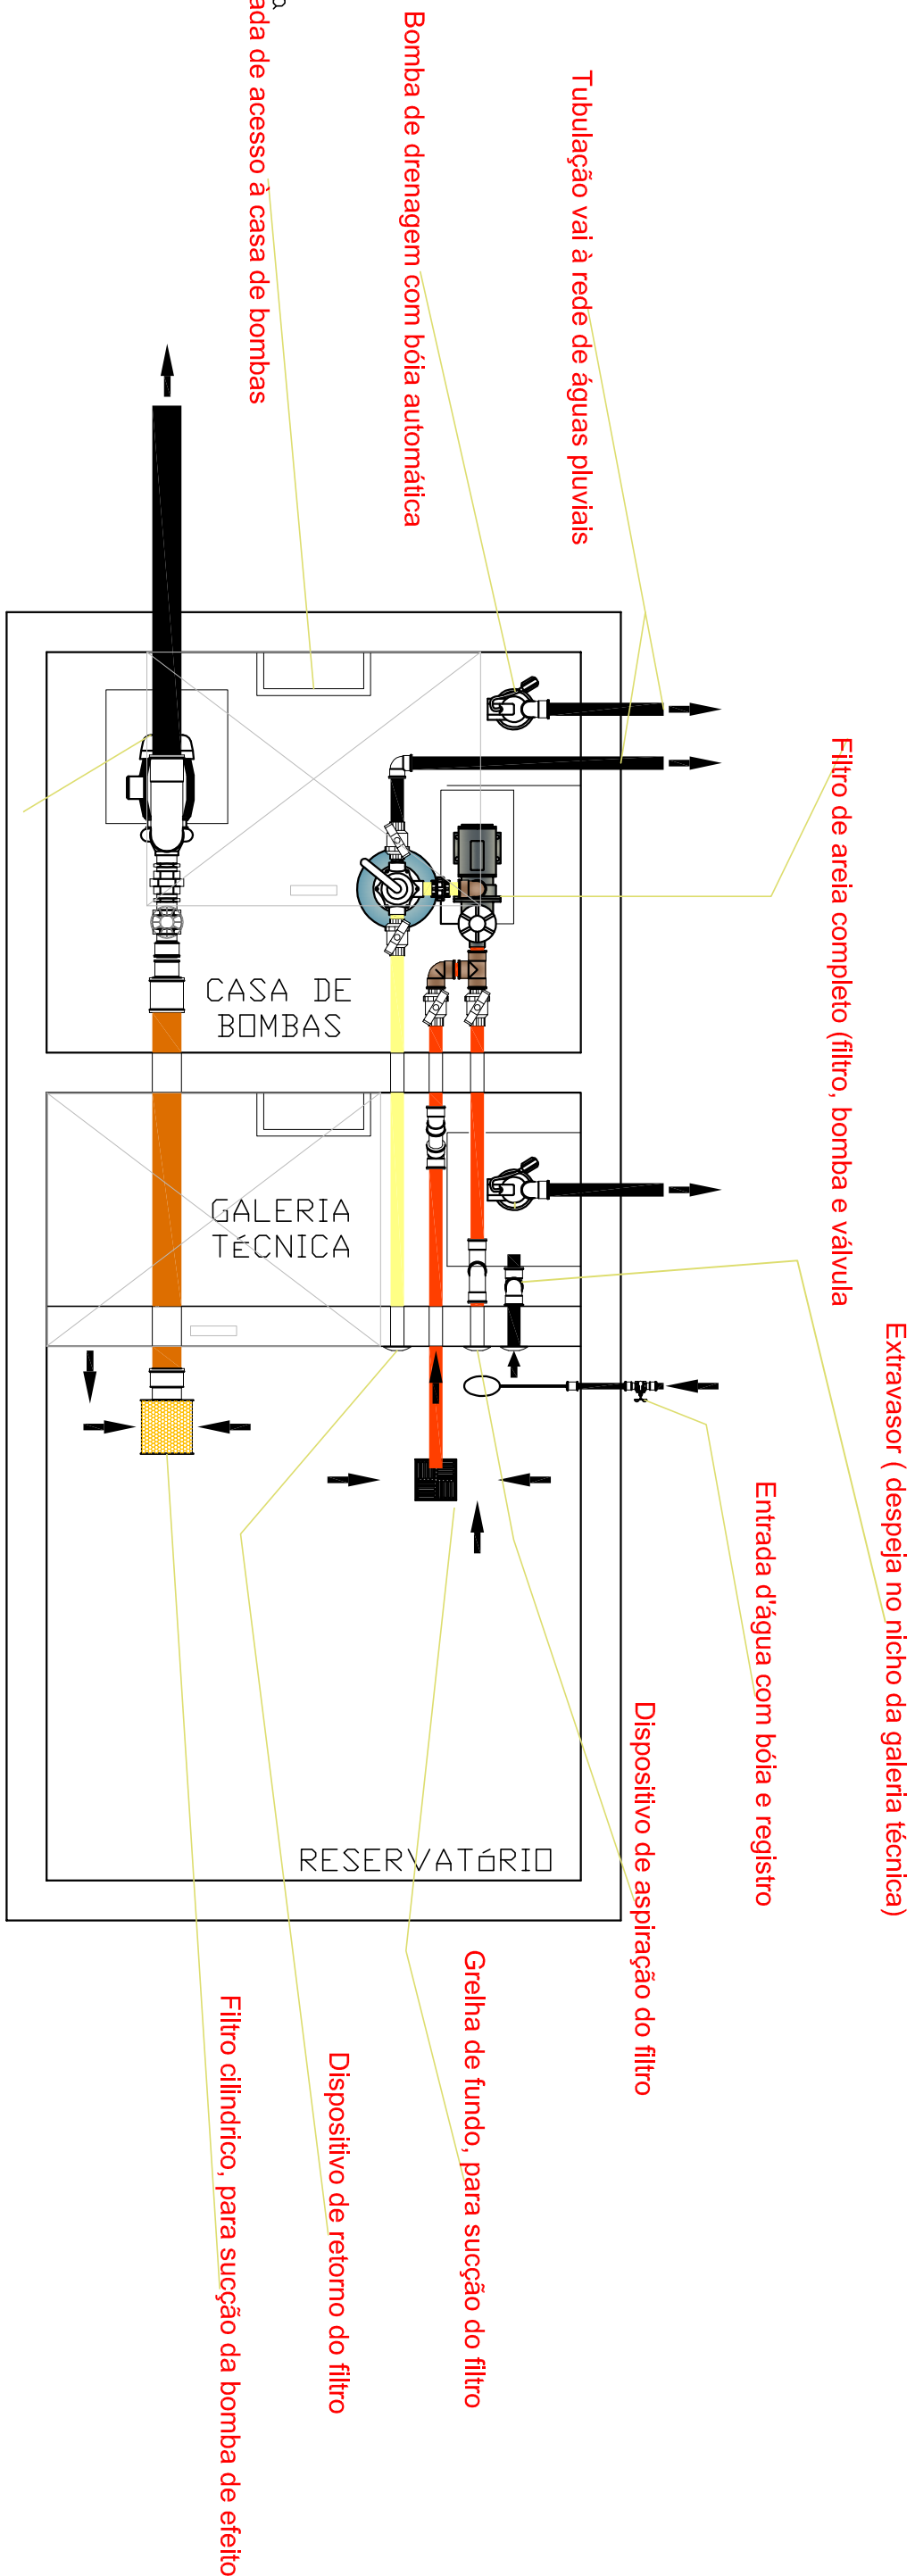

PLANTA BAIXA
ESC.: 1:125
DETALHEMENTO INDIVIDUAL


Bomba centrífuga, para ejetos d'água

Bico aspersor para formação do efeito d'água

Grelha de proteção de aço galvanizado à fogo ou aço inoxidável


Tubulação de retorno dos nichos ao reservatório, Ø150mm

O nível da bola, para o nível d'água do sistema, quando em funcionamento

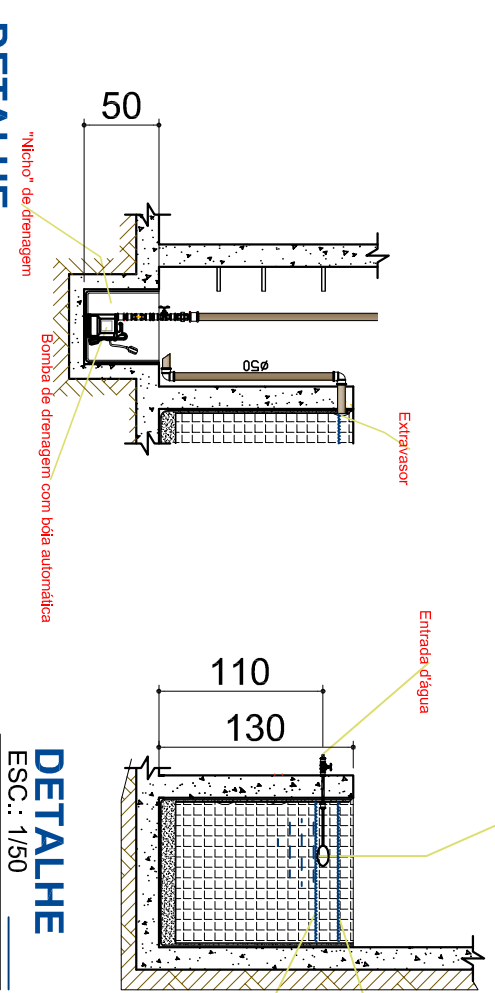


DETALHE
ESC.: 1:150
ESTRUTURAL

DETALHE
ESC.: 1:150
TANQUE

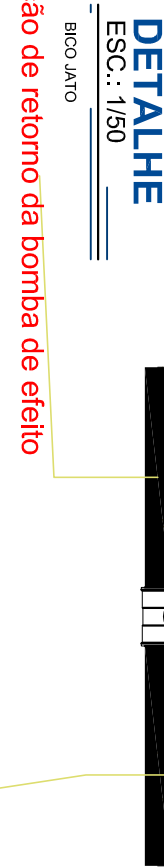


DETALHE
ESC.: 1:150
BICO JATO

Tubulação de retorno da água dos jatos ao reservatório, Ø150mm

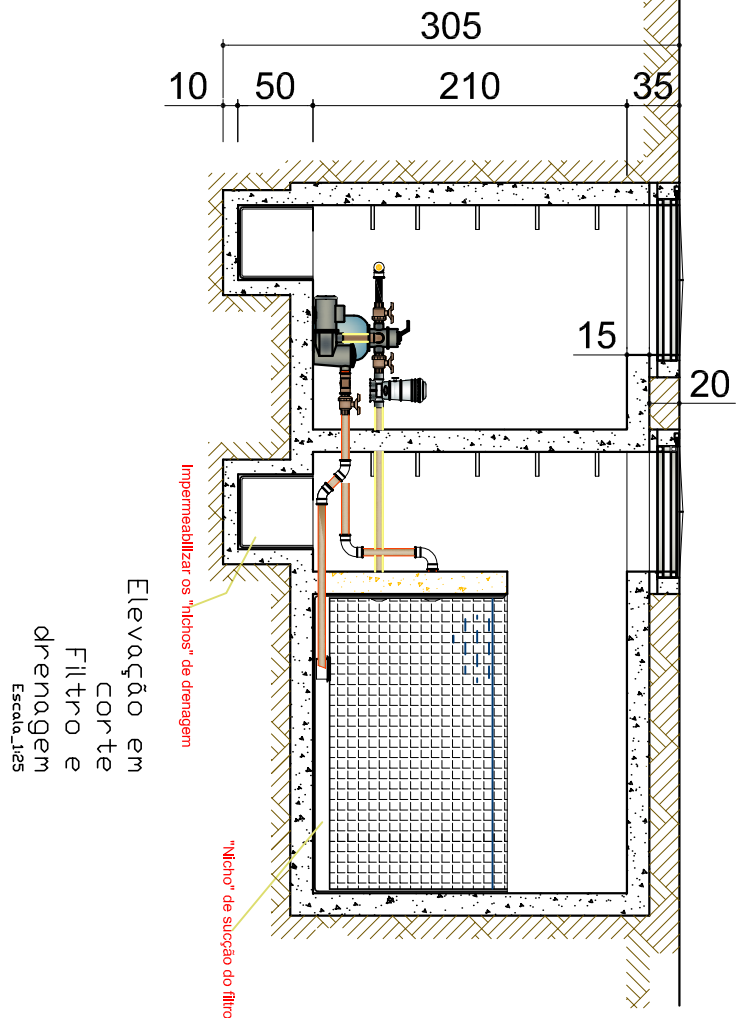

CORTE AA
ESC.: 1:150
FONTE DE ÁGUA

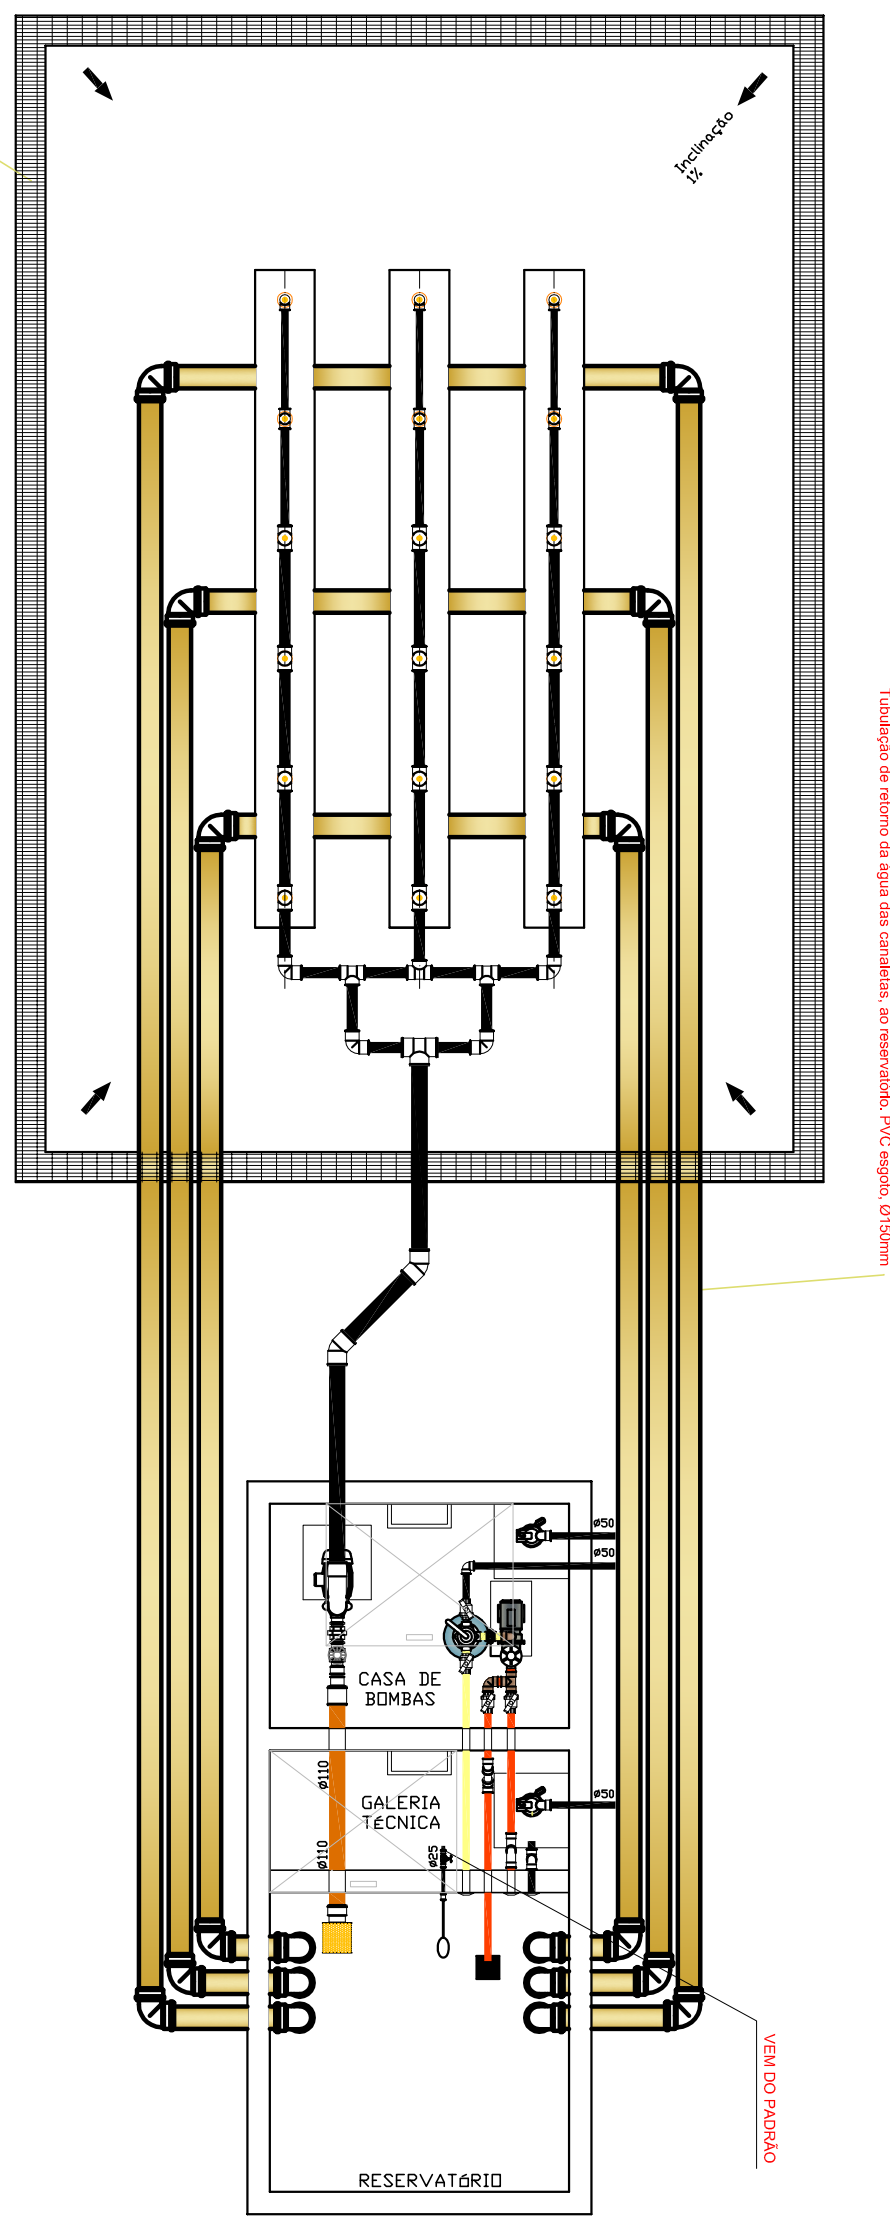


Planta hidráulica
retorno
Escala: 1:150


PLANTA BAIXA
ESC.: 1:150
RETORNO RESERVATÓRIO

Grelha "bico-jato", para sucção de água nos jatos da área indicada, vai à rede de AP


CORTE AA
ESC.: 1:150
FONTE DE ÁGUA

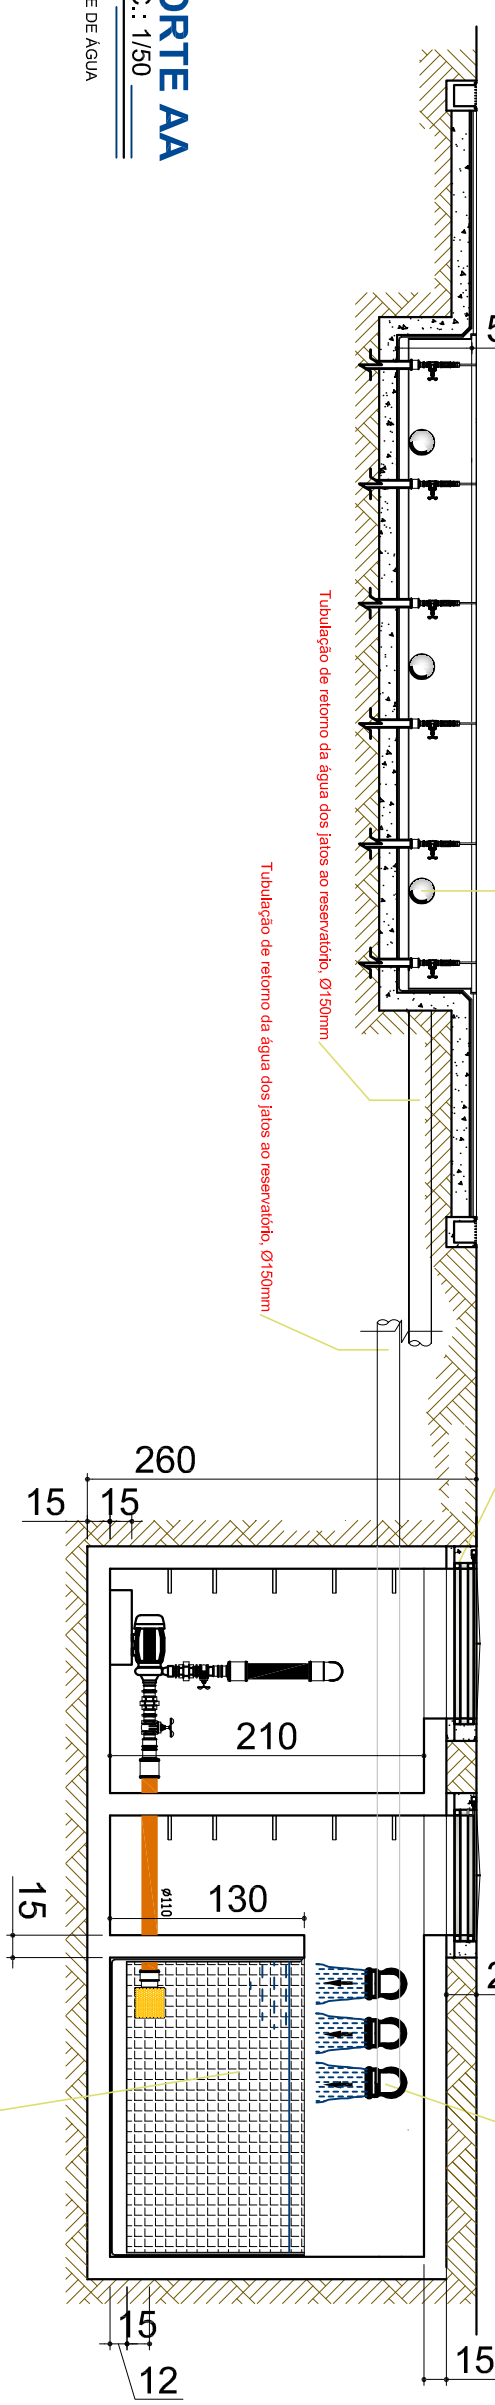

PLANTA LOCALIZAÇÃO
ESC.: 1:1200

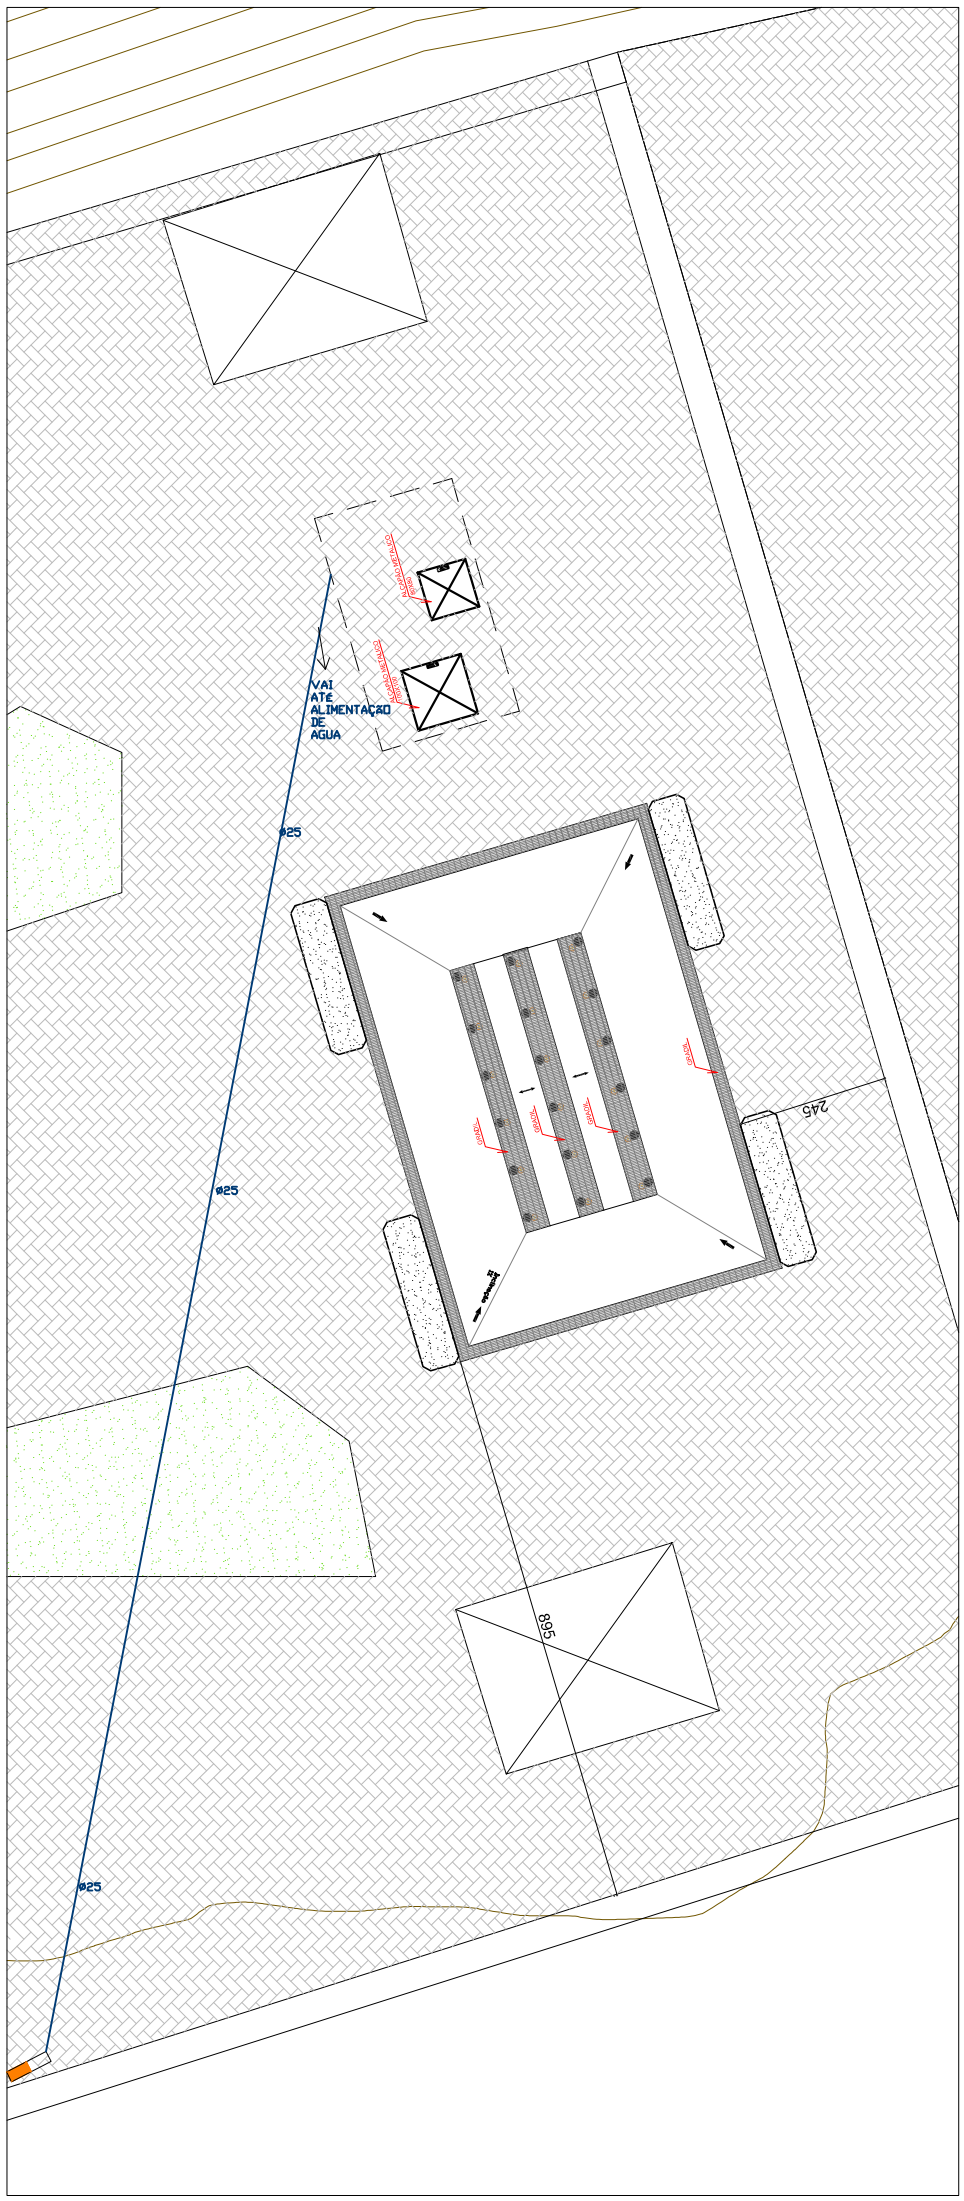

DETALHE
ESC.: 1:150
BICO JATO

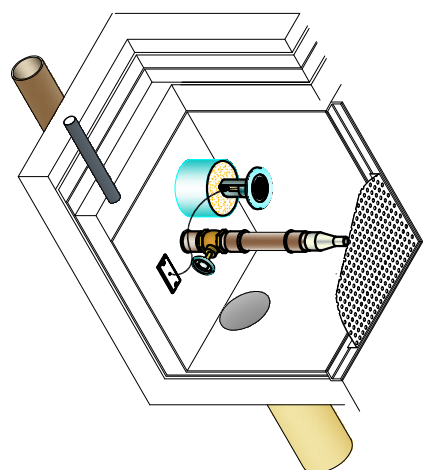

DETALHE
ESC.: 1:150
BICO JATO